


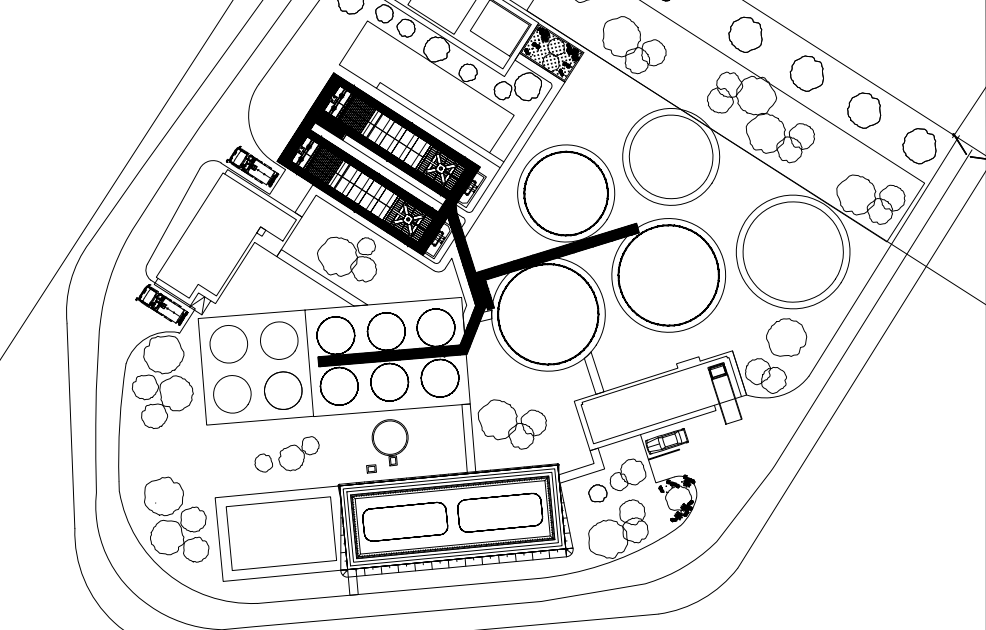


REFERENCIAS

SÍMBOLO	DENOMINACIÓN
	CRUCE DE CALZADA EN MACIZO DE HORMIGON PROFUNDIDAD DE TAPADA 80cm
	CANALIZACION DE PVC RIGIDO ENTERRADA
	TABLERO
	TUPx _TABLERO UNIDAD POTABILIZADORA DE AGUA (UPA)
	CAMARA DE MAMPOSTERIA 60x60x80cm.
	CAMARA DE MAMPOSTERIA 40x40x60cm.
	COLUMNA DE HORMIGON, ALTURA LIBRE 7.50m.
	PROYECTOR
	LUMINARIA TIPO VIAL
	PROYECTOR MONTADO EN COLUMNA DE 2,5m SOBRE BARANDA DE UPA

NOTAS

- SALVO QUE SE INDIQUE LO CONTRARIO:
- LOS CIRCUITOS DE ILUMINACION SERAN EN CABLE SP1x4-N4T4.
 - TODAS LAS CANERIAS DE Ø50 SERAN DE PVC DE 1.6mm DE ESPESOR.
 - TODAS LAS CANERIAS DE Ø100 Y Ø160 SERAN DE 3.2mm DE ESPESOR.
 - LOS CAÑOS SERAN ASENTADOS Y RECUBIERTOS POR CAPAS DE ARENA DE 10 cm DE ESPESOR C/U. (TAPADA MINIMA 40cm.) SOBRE LA CAPA SUPERIOR DE ARENA SE COLOCARA UNA CINTA DE ADVERTENCIA CONSTRUIDA EN PVC.
 - TODAS LAS LINEAS DE ALIMENTACION SERAN EN CABLE SUPERPLASTICO.
 - TODAS LAS ALIMENTACIONES SERAN DE ACUERDO A LOS DIAGRAMAS UNIFILARES.
 - EN EL INTERIOR DE LAS COLUMNAS SE COLOCARA UN INTERRUPTOR TERMOMAGNETICO BIPOLAR DE 6A CON LAS CORRESPONDIENTES BORNERAS DE CONEXION.
 - SE ATERRARAN LAS COLUMNAS CON EL CONDUCTOR DE TIERRA DE LA ALIMENTACION
 - TODAS LAS UBICACIONES SERAN CONFIRMADAS EN OBRA.
 - EL CRITERIO A SEGUIR PARA LA COLOCACION DE LAS CAMARAS SERA EL SIGUIENTE:
 - LA DISTANCIA MAXIMA DE CANALIZACIONES ENTRE CAMARA Y CAMARA ES 20m
 - TODA VEZ QUE EL CAÑO NO PUEDA ACOMPAÑAR EL CAMBIO DE DIRECCION.
 - EN CRUCES DE CALZADA.
 - EN TODO CAMBIO DE NIVEL QUE DEBA SER EFECTUADO, PARA EVITAR TRAMOS DE CANALIZACION EN BOLSA DE AGUA.

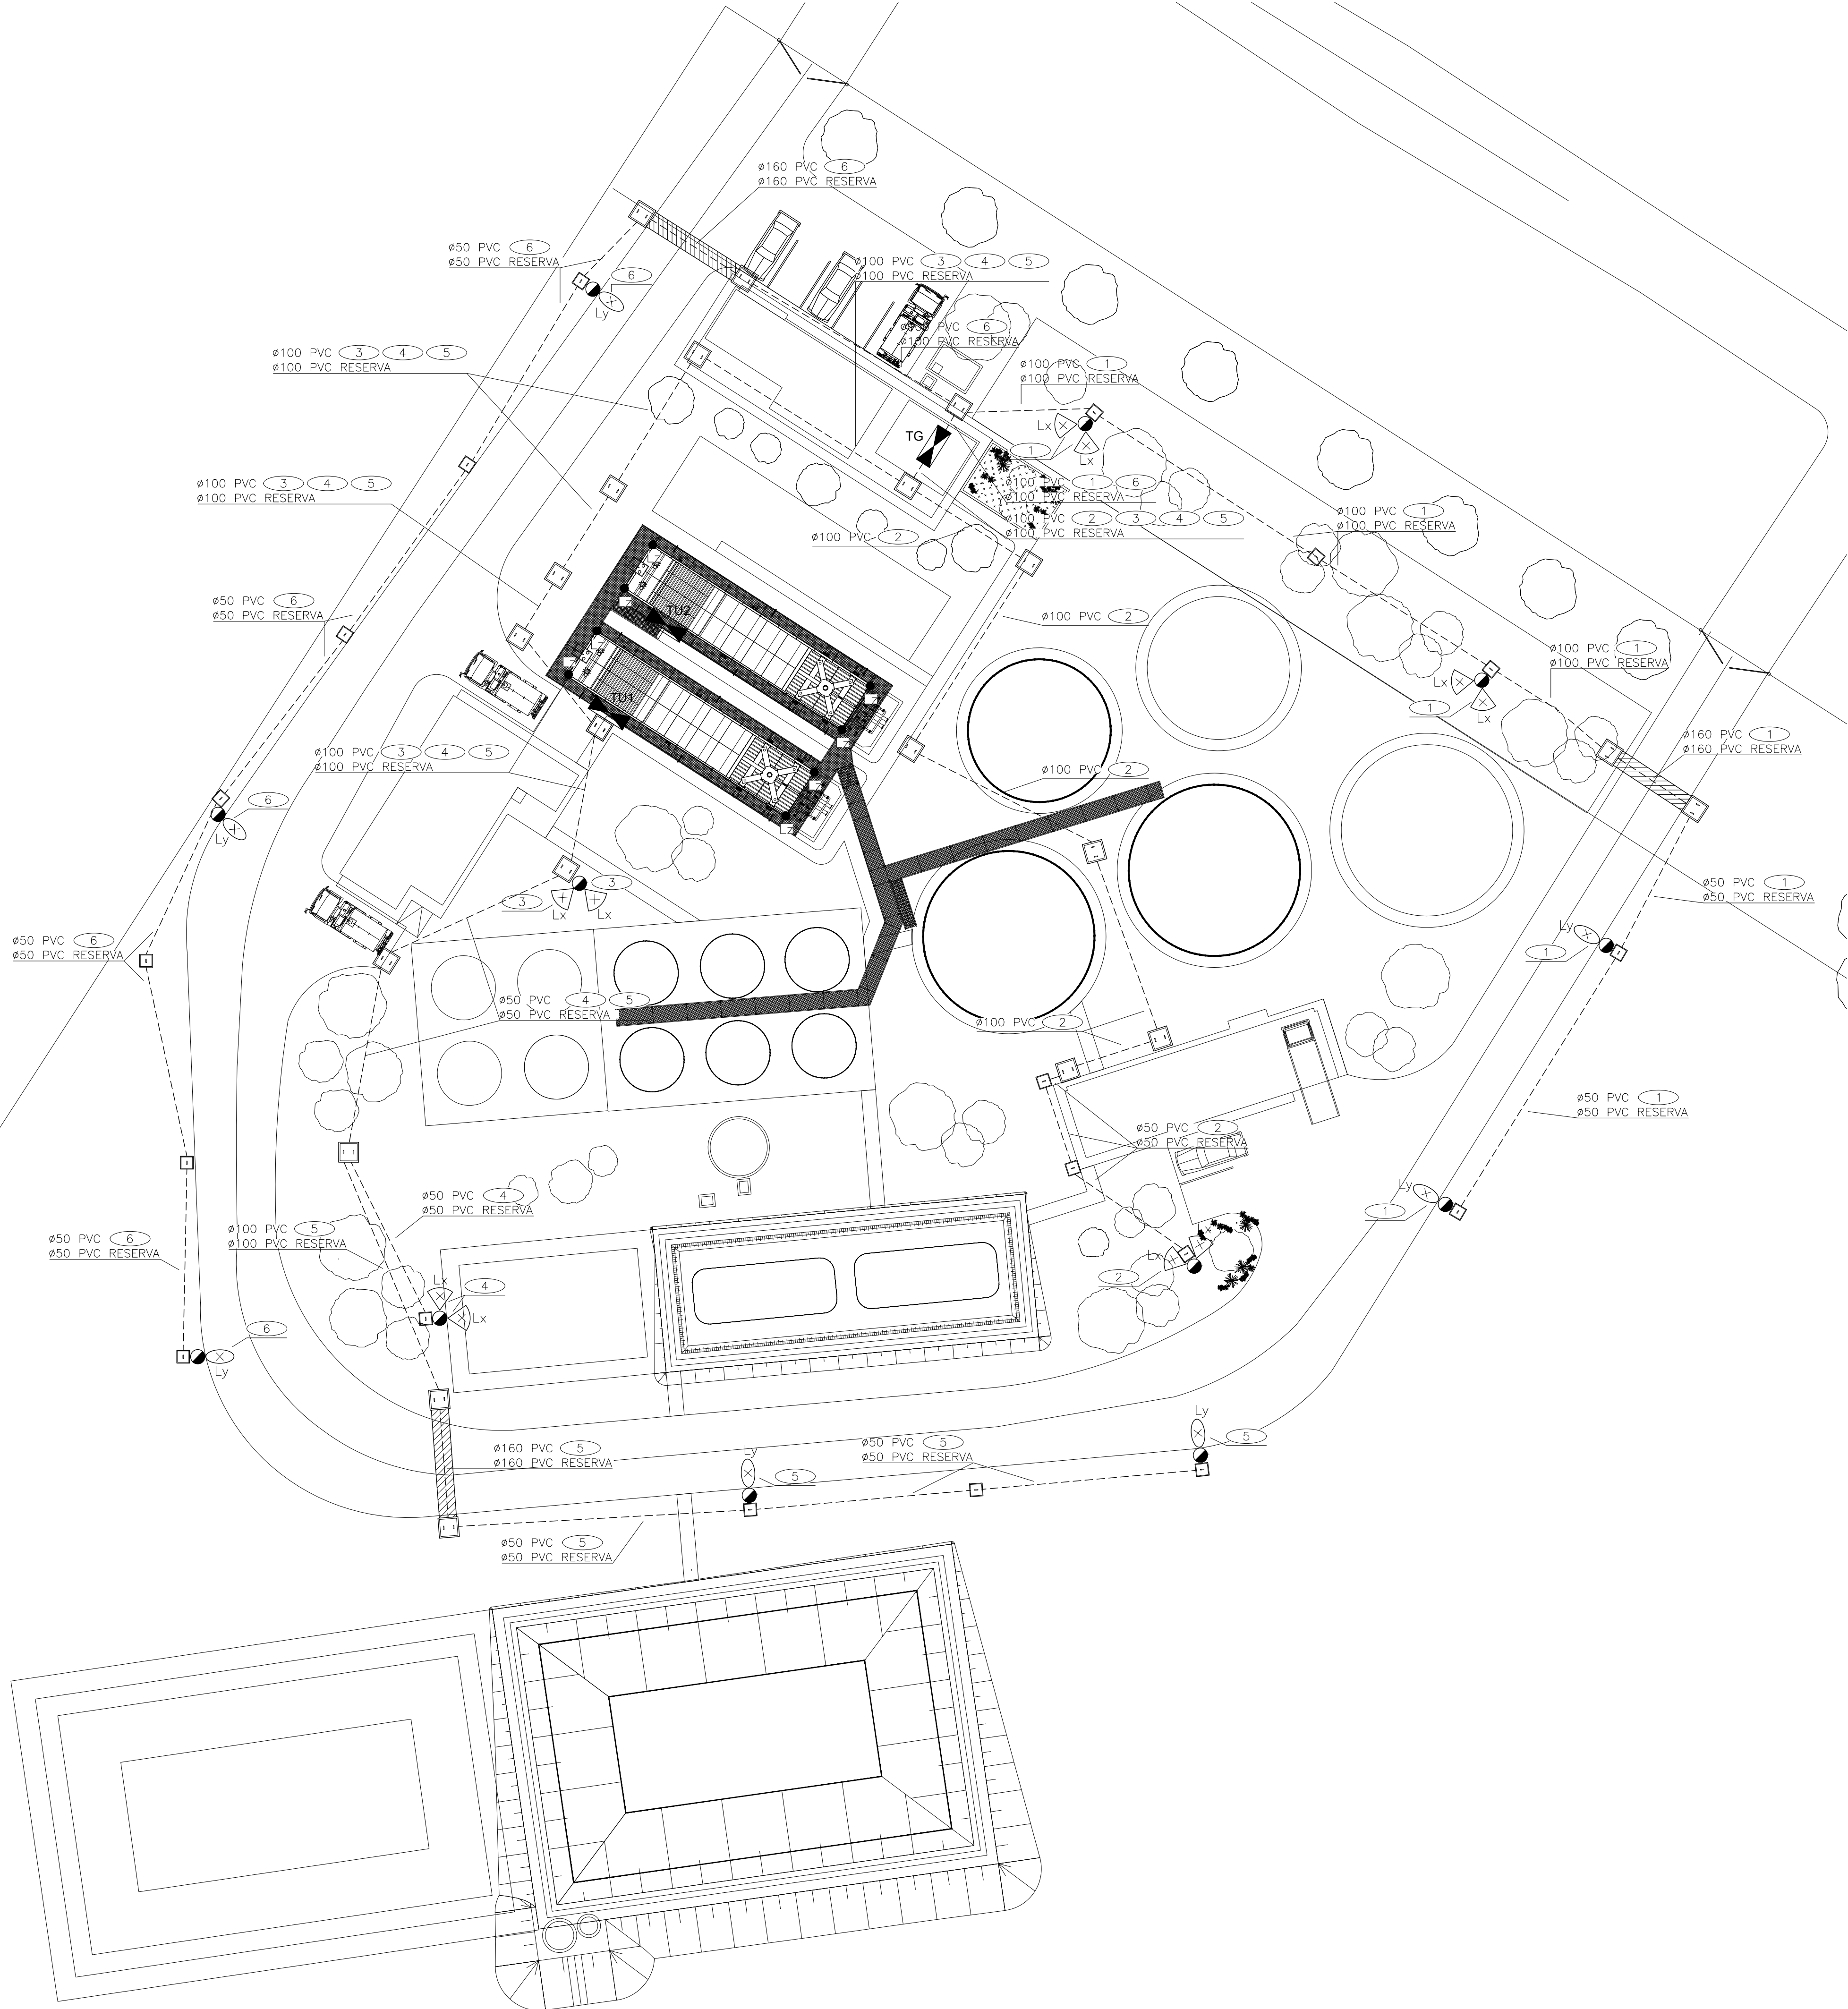

Ing. CARLOS RODA
COORDINADOR

Ing. FELIPE BURGUENO
PROYECTISTA

ESTE PLANO CONSTA DE 54 PLANCHAS

OBRAS SANITARIAS DEL ESTADO
DEPARTAMENTO: RIO NEGRO LOCALIDAD: YOUNG ANTEPROYECTO
USINA POTABILIZADORA Y SISTEMA DE ABASTECIMIENTO

GERENCIA DE AGUA POTABLE
ING. MARGARITA PINTOS
GERENTE

ING. GABRIELA GRUZ
JEFE DIVISION ESTUDIOS Y PROYECTOS

ELÉCTRICA
PLANO DE PLANTA DE ILUMINACION

CONTRAPARTE DE PROYECTO	CONTRAPARTE DE PROYECTO	ESCALA 1/250
CONTRAPARTE DE PROYECTO	CONTRAPARTE DE PROYECTO	FECHA MAY. 2023
CONTRAPARTE DE PROYECTO	CONTRAPARTE DE PROYECTO	PLANO N° 47.638-EL-02