




DAF
PLANTA SUPERIOR
ESC. 1:50

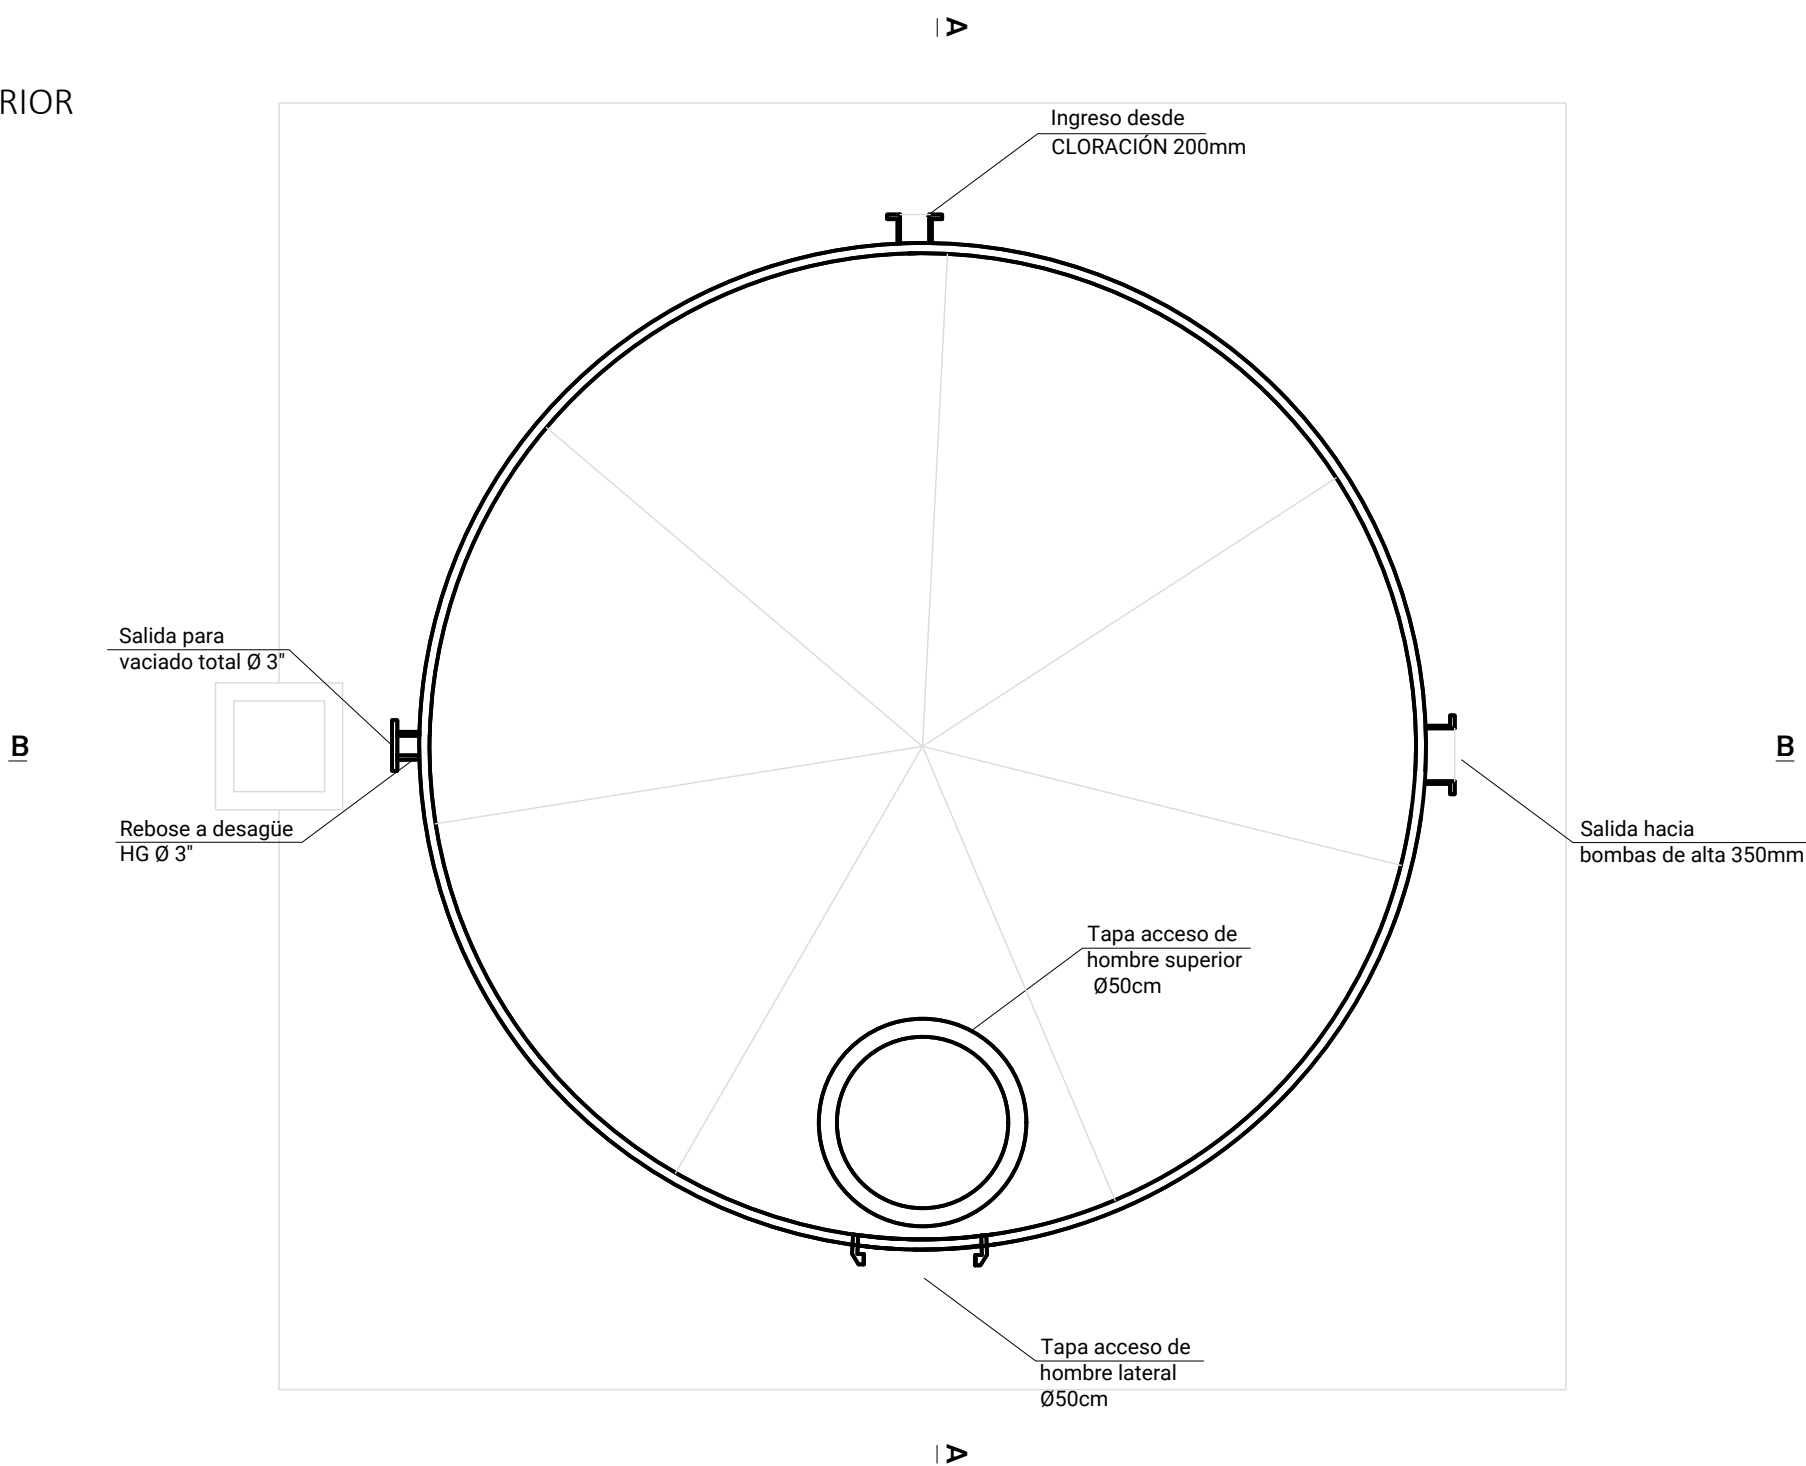


DAF
CIMENTACIÓN
ESC. 1:50

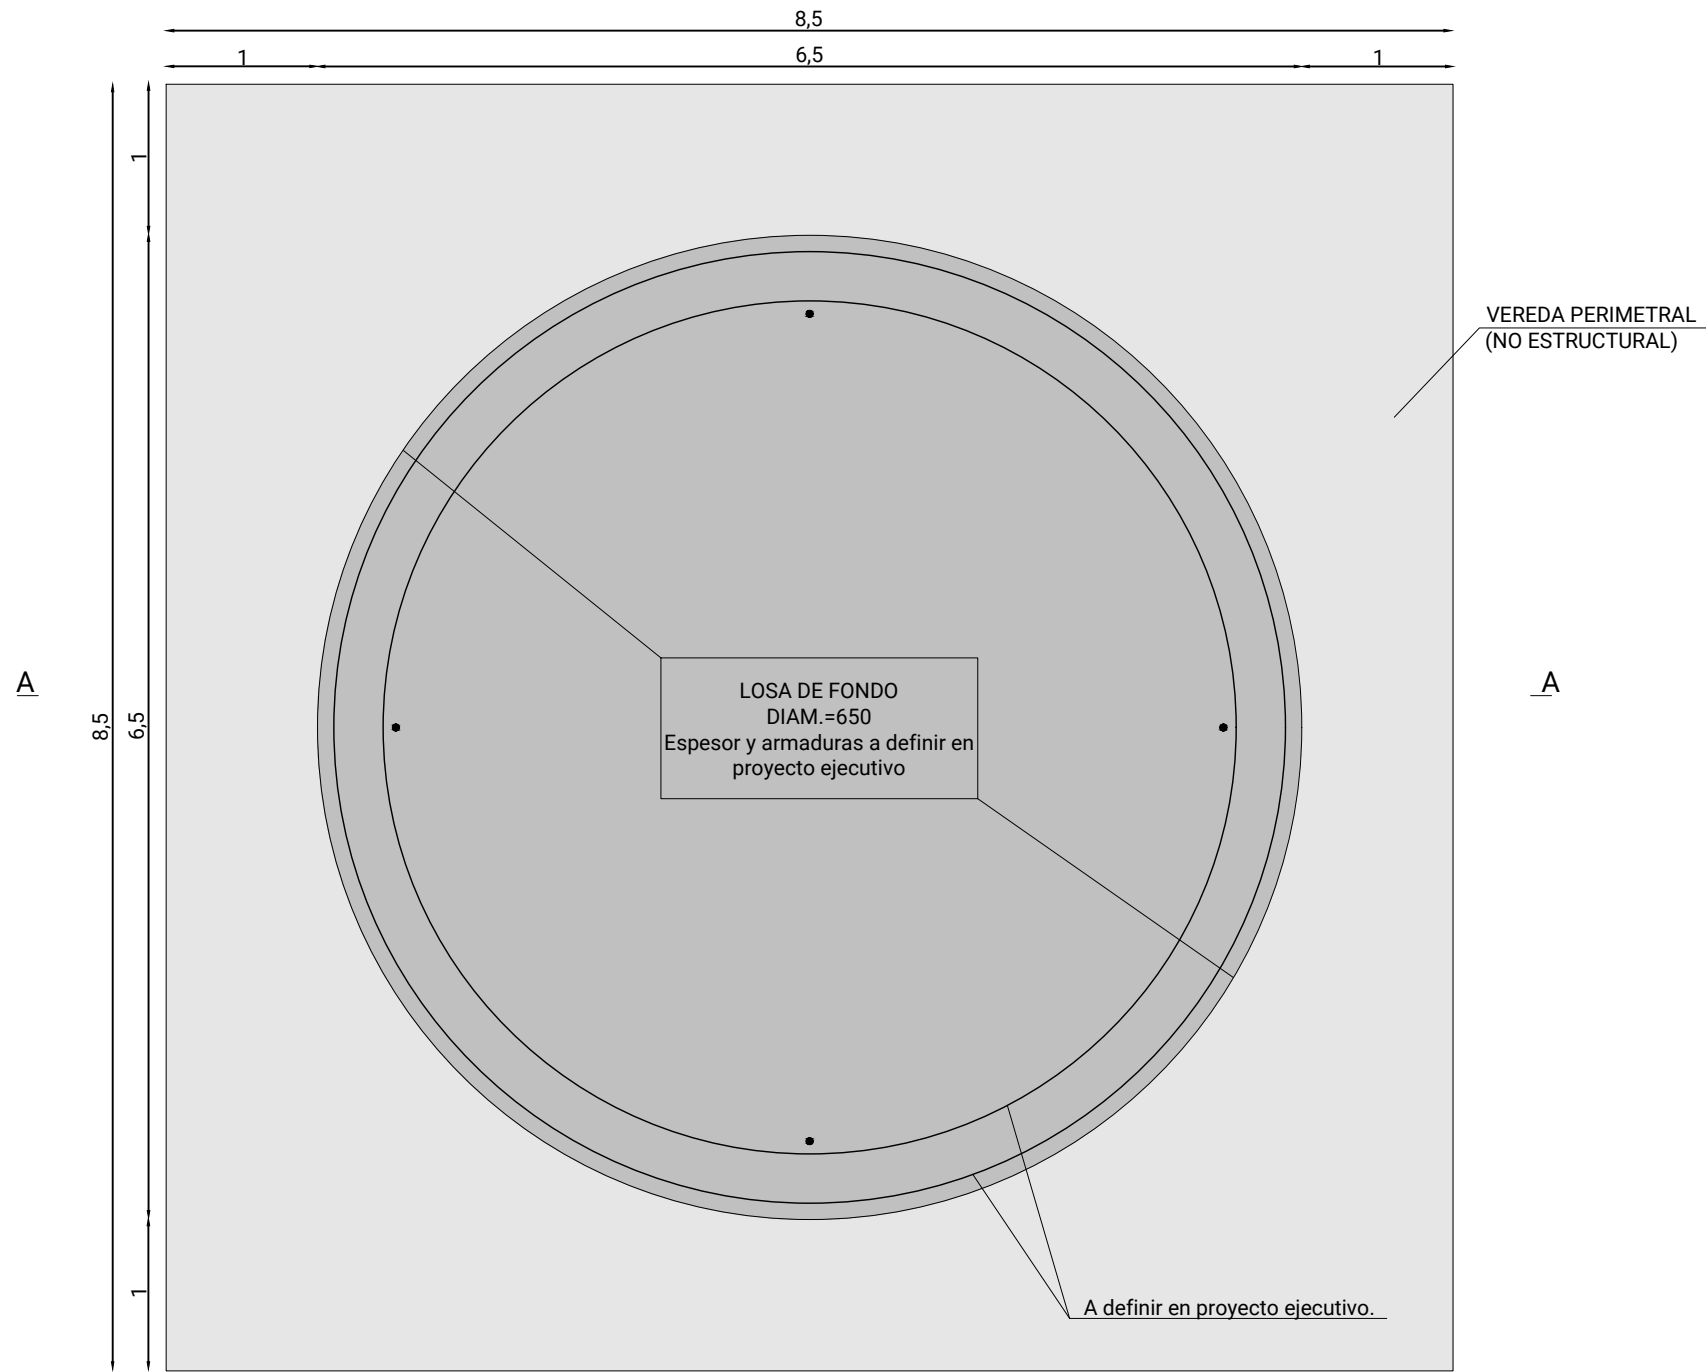


DAF
CORTE A-A
ESC. 1:50

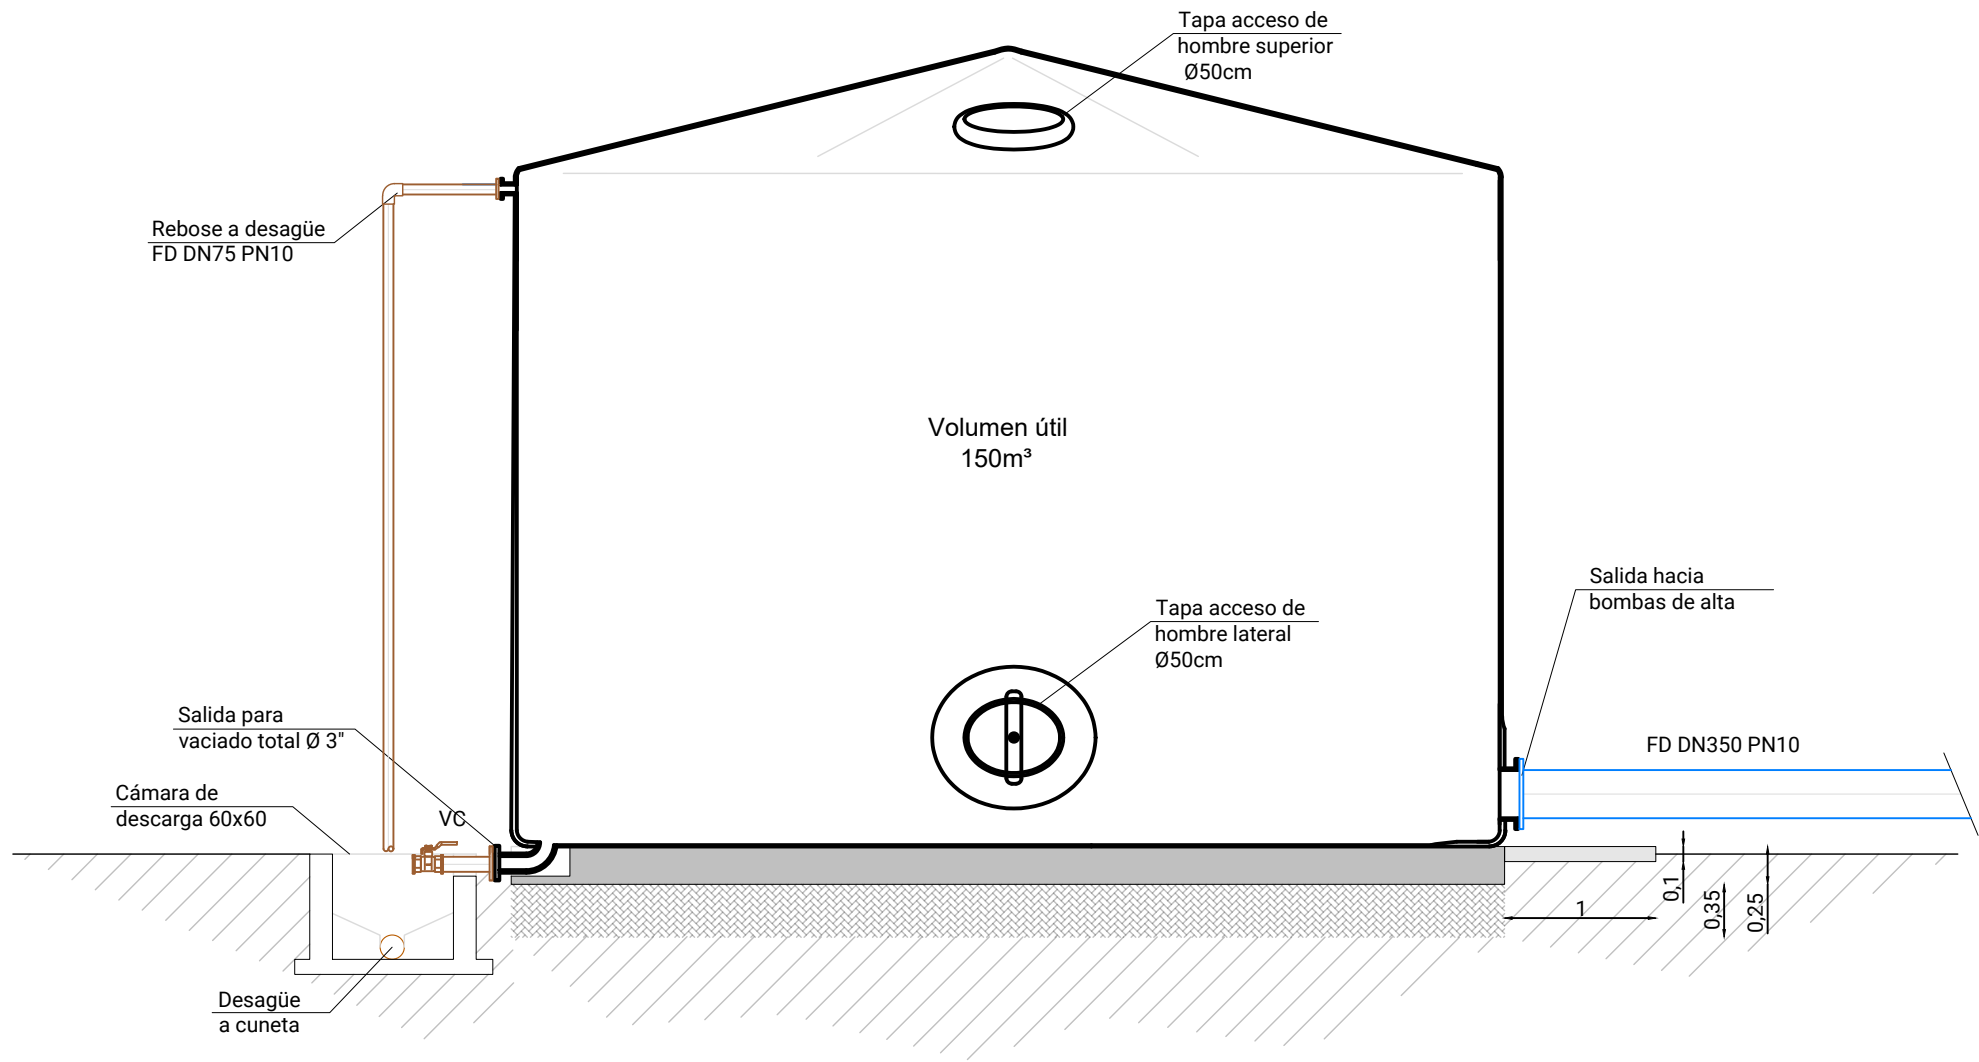


DAF
CORTE B-B
ESC. 1:50

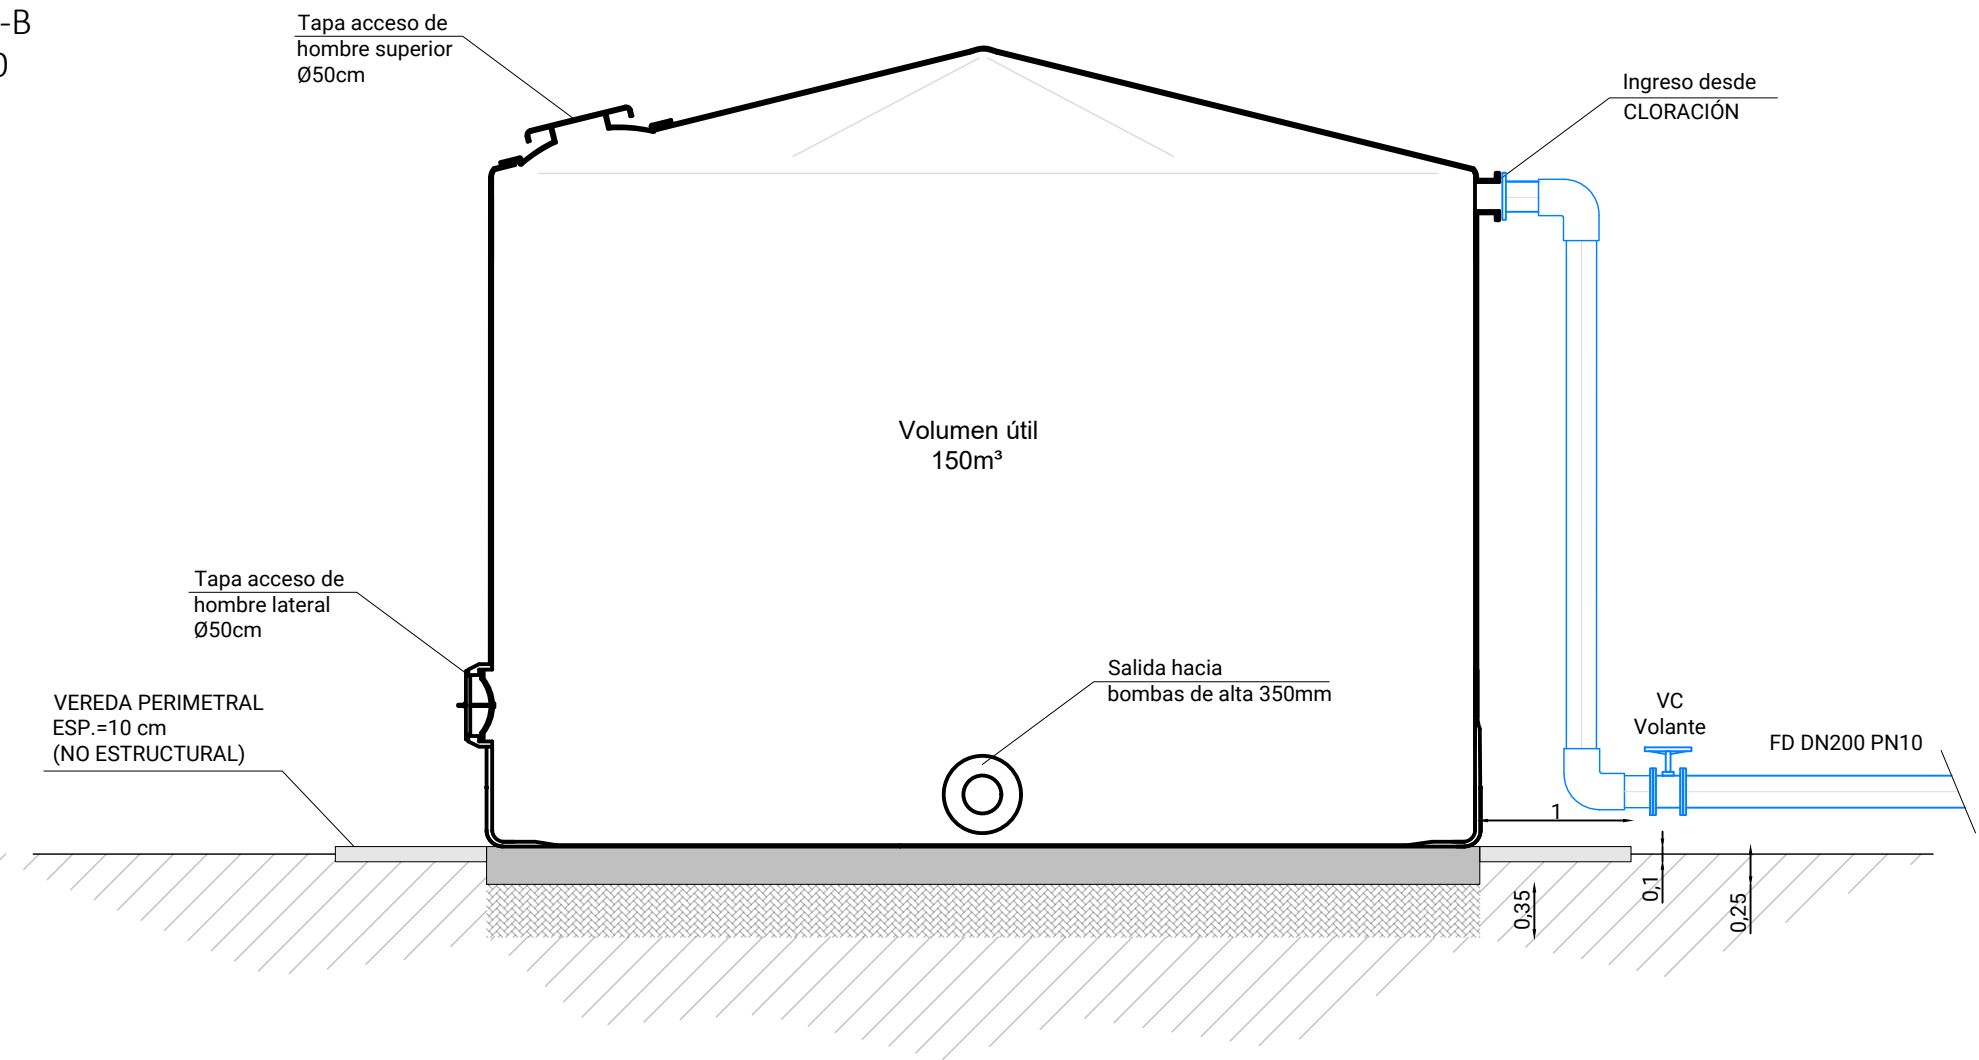

SALA DE BOMBAS
PLANTA
ESC. 1:50

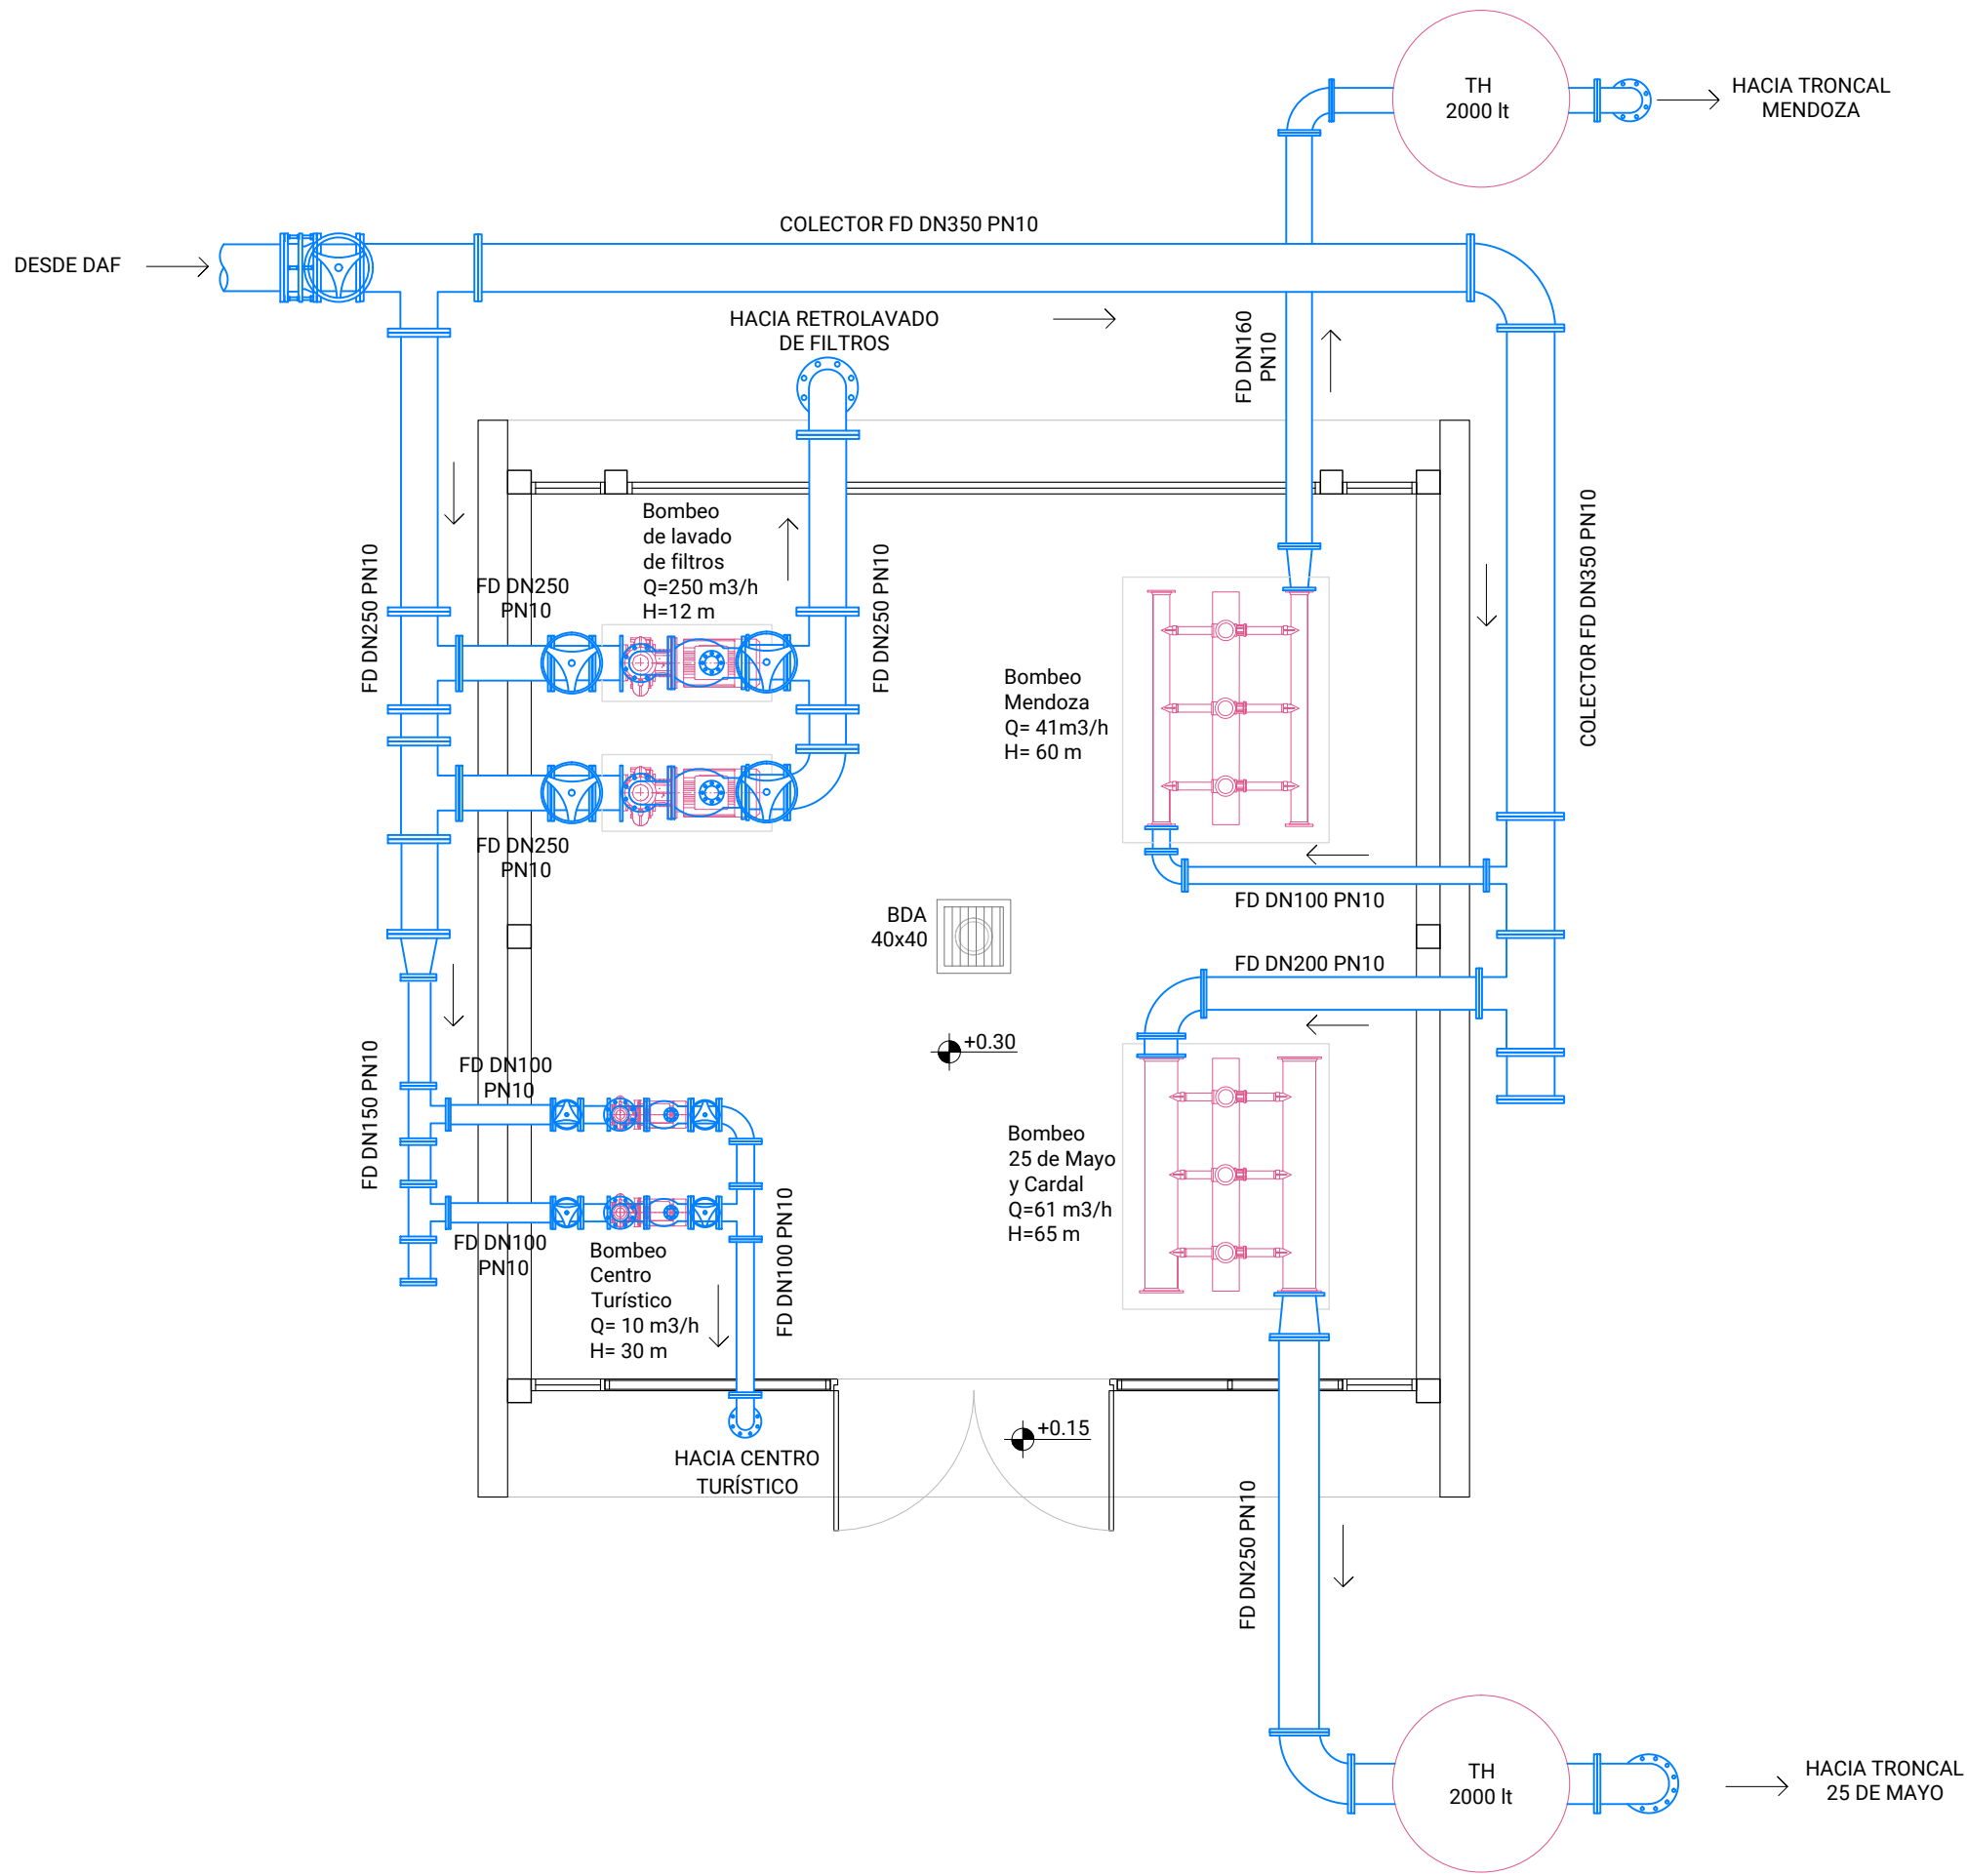


UBICACIÓN

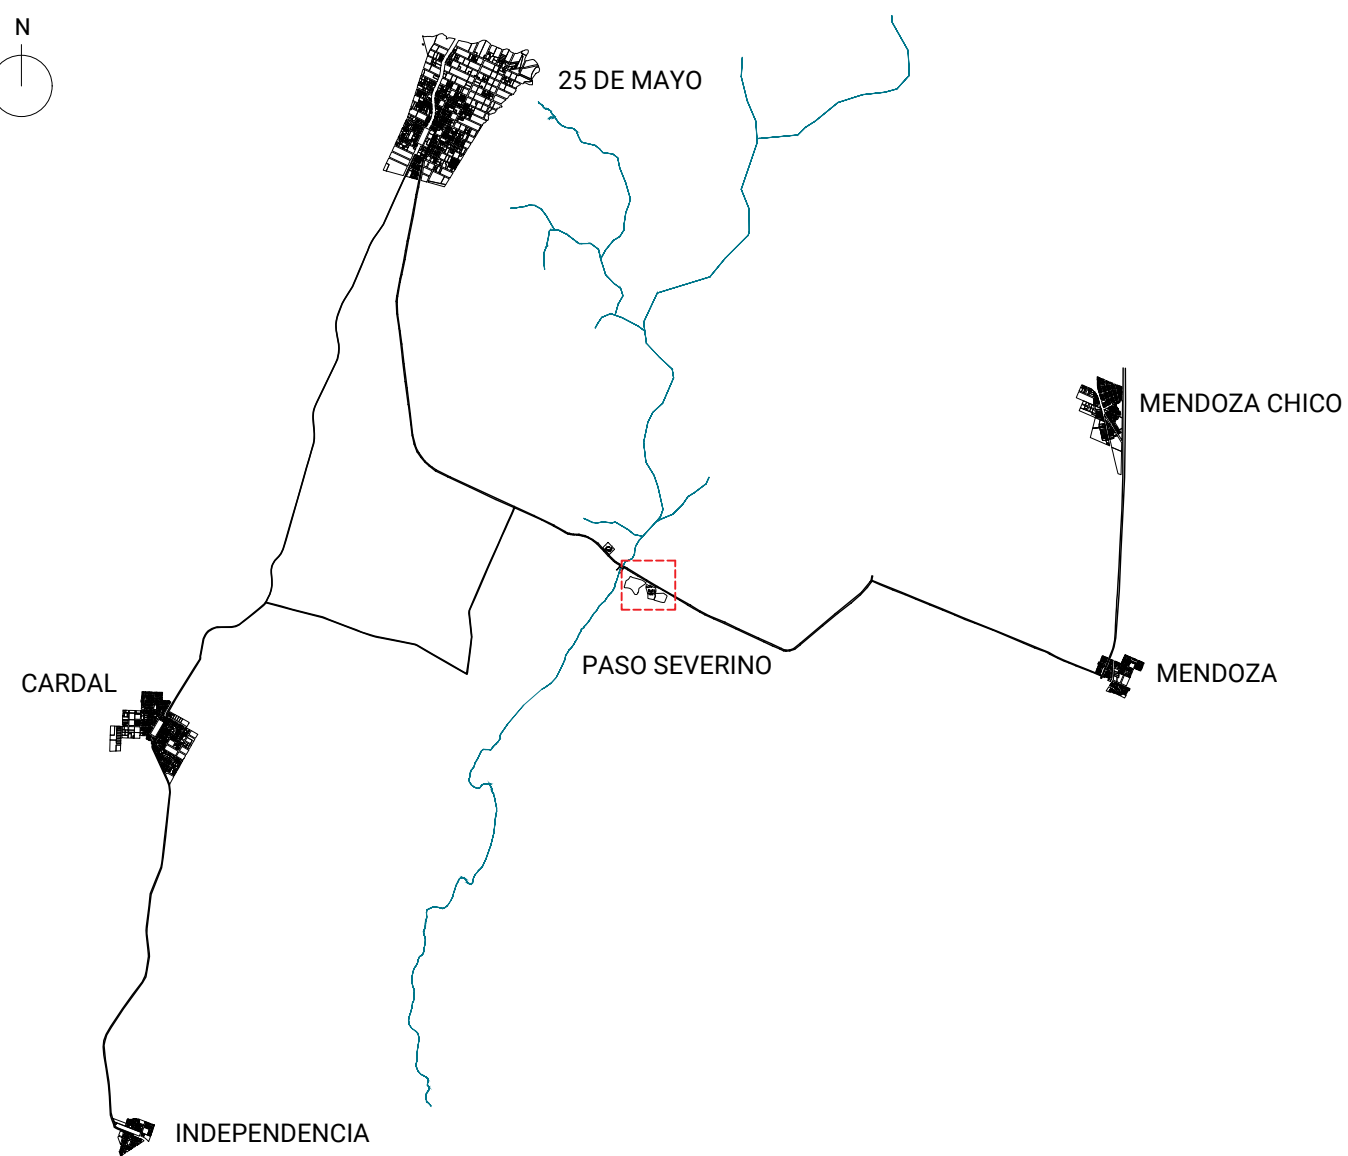

REFERENCIAS

ESQUEMA GENERAL DE TH
ALZADO
ESC. 1:30

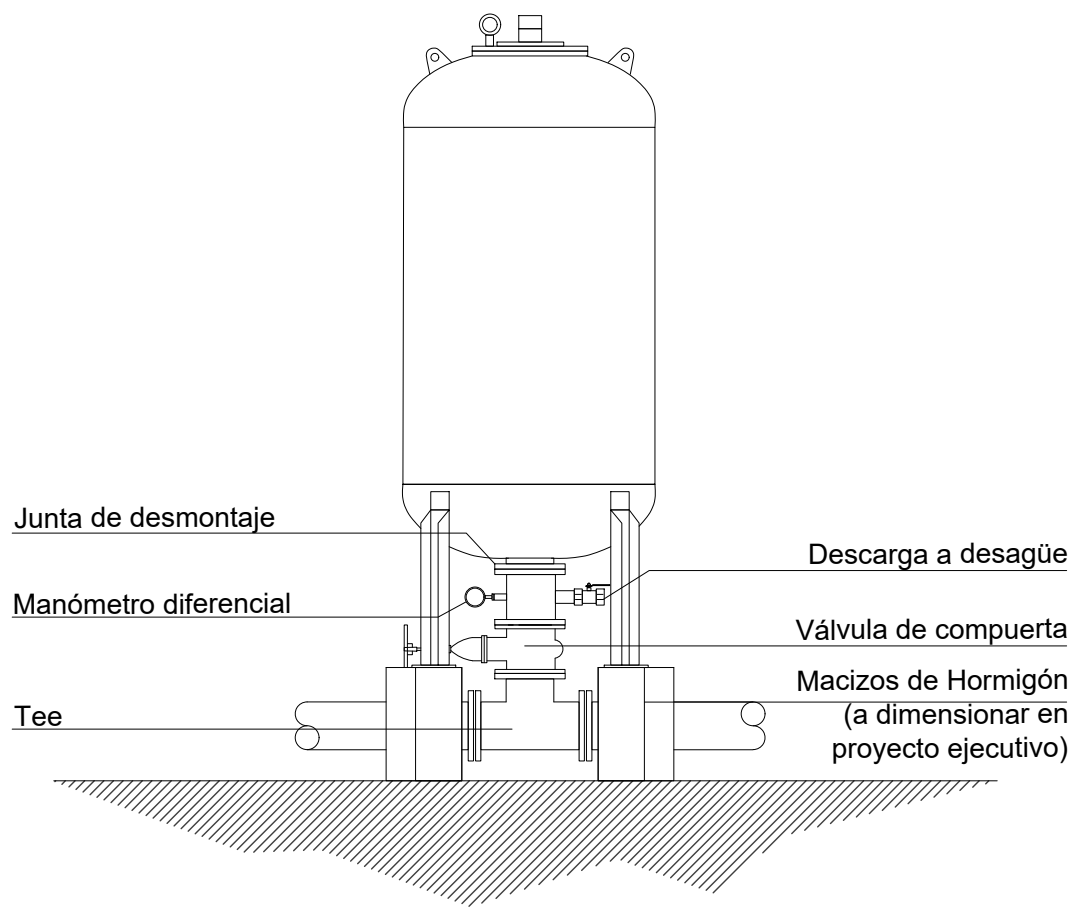

NOTAS

El cero de proyecto corresponde a la cota +42.60 del cero oficial.

INC. JORGE BELLACAMBA
COORDINADOR

INC. MAIA CALVO

ESTE PLANO CONSTA DE 35 PLANCHAS



OBRAS SANITARIAS DEL ESTADO

DEPARTAMENTO: FLORIDA LOCALIDAD: 25 DE MAYO / PASO SEVERINO / MENDOZA ANTEPROYECTO

USINA POTABILIZADORA Y SISTEMA DE ABASTECIMIENTO

PLANTA POTABILIZADORA DE PASO SEVERINO
DAF Y SALA DE BOMBAS

GERENCIA DE AGUA POTABLE
INC. MARGARITA PENTOS
DE DISEÑO

INC. GABRIELA CRUZ
DISEÑO DE DISEÑO
ESTUDIOS Y PROYECTOS

CONTRAPARTE DE PROYECTO

CONTRAPARTE DE PROYECTO

ESCALA: 1:50

CONTRAPARTE DE PROYECTO

CONTRAPARTE DE PROYECTO

FECHA: SEP. 2023

PLANO N°. 47745/6