


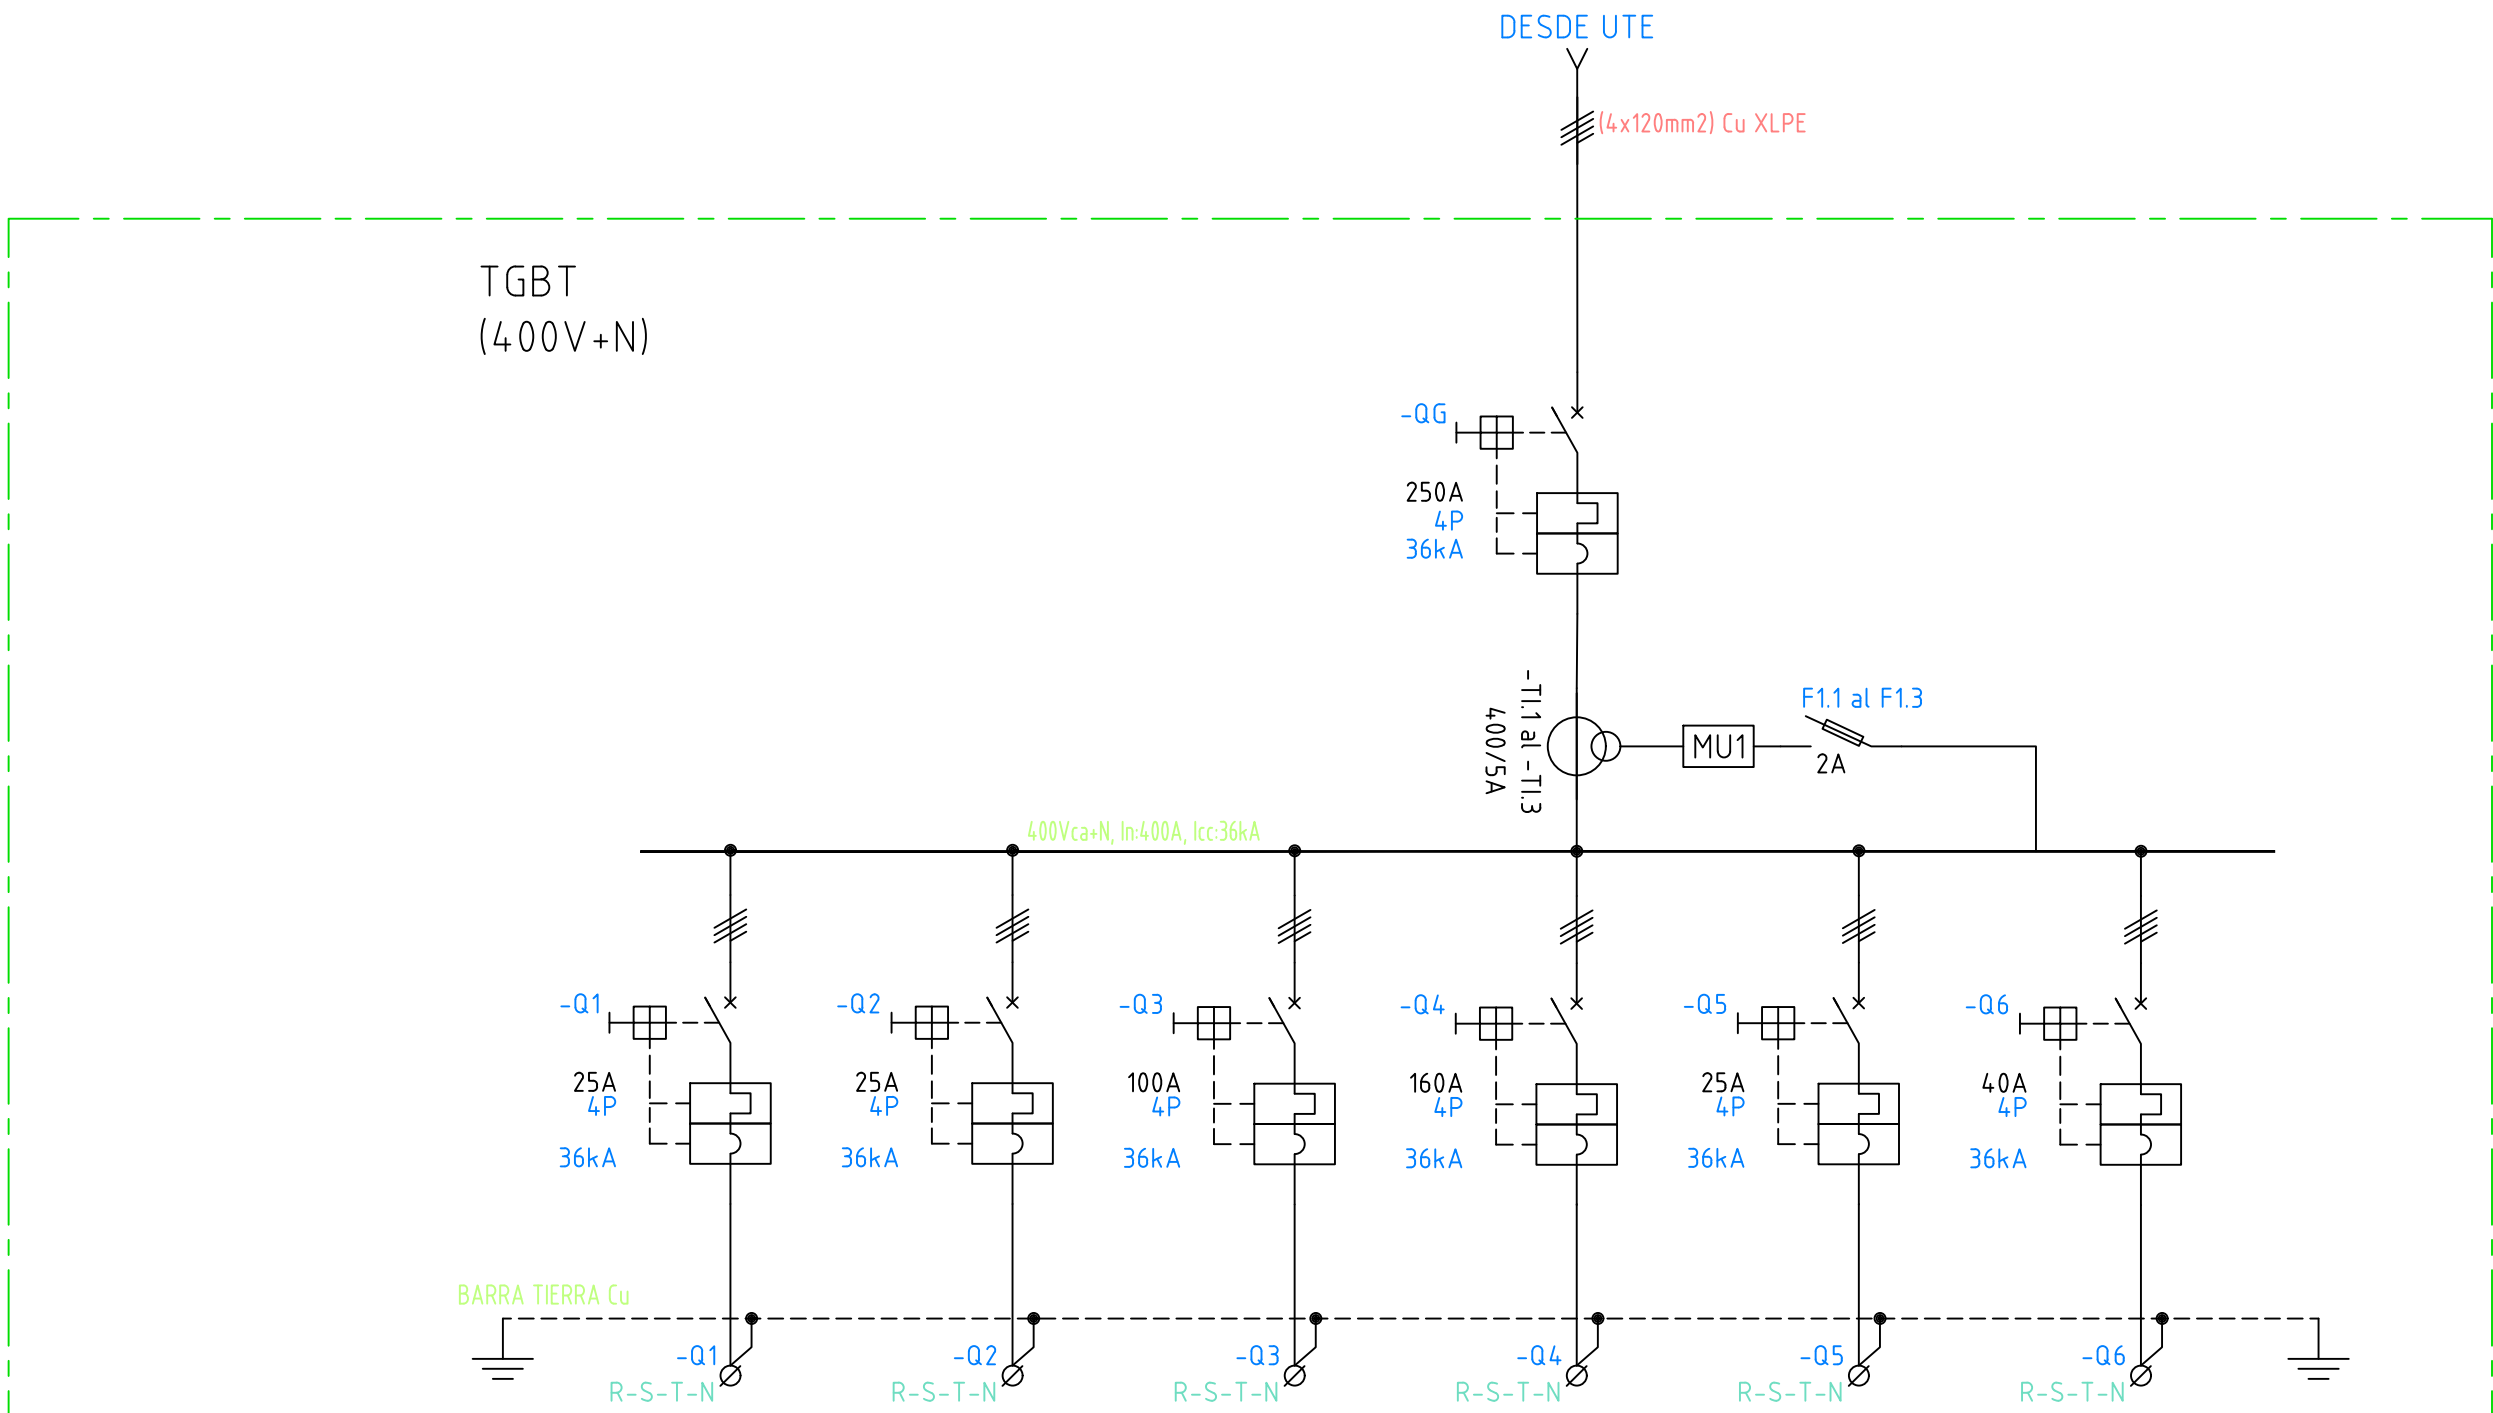

CIRCUITO	Q1	Q2	Q3	Q4	Q5	Q6
DESCRIPCION	TLODOS	TPRODQ	TBOMBEOTOMA	TSBOMBAS	TUPA	TSSGG
POTENCIA	8000W	7000W	45000W	95000W	4000W	16000W
VOLTAJE	400V	400V	400V	400V	400V	400V
SECCIÓN	4x6mm ² +6mm ² T	4x6mm ² +6mm ² T	4x70mm ² +35mm ² T	4x35mm ² +35mm ² T	4x4mm ² +4mm ² T	4x10mm ² +10mm ² T

REFERENCIAS

- INTERRUPTOR TIPO CAJA MOLDEADA (MCCB)
- INTERRUPTOR TERMOMAGNÉTICO TIPO MCB
- FUSIBLE SECCIONABLE
- PILOTO PRESENCIA DE TENSIÓN LED
- TRANSFORMADOR DE CORRIENTE TOROIDAL
- MU1 MULTIMEDIDOR
- INTERRUPTOR DIFERENCIAL

NOTAS

- EL PODER DE CORTE ASIGNADO A LOS INTERRUPTORES ES REFERENCIAL Y SERÁ AJUSTADO DURANTE LA ETAPA DE PROYECTO EJECUTIVO.
- SE DEBE PREVER EL ESTUDIO DE COORDINACIÓN DE PROTECCIONES, MEDIANTE SELECTIVIDAD Y/O BACKUP DURANTE LA ETAPA DE PROYECTO EJECUTIVO.
- SE DEBE PREVER PARA LOS INTERRUPTORES GENERALES Y TODOS LOS INTERRUPTORES DEL TGBT RELS ELECTRÓNICOS.
- SE DEBE PREVER EN EL DISEÑO DEFINITIVO AL MENOS UN 30% DE INTERRUPTORES DE RESERVA ADICIONALES, NO INDICADOS EN LOS UNIFILARES DE ANTEPROYECTO.

ING. JORGE BELLACAMBA
COORDINADOR

ING. MAIA CALVO

ING. FERNANDO TORRES
ASESOR ELECTRICA

ESTE PLANO CONSTA DE 35 PLANCHAS



OBRAS SANITARIAS DEL ESTADO

DEPARTAMENTO: FLORIDA LOCALIDAD: 25 DE MAYO / PASO SEVERINO / MENDOZA ANTEPROYECTO

USINA POTABILIZADORA Y SISTEMA DE ABASTECIMIENTO

GERENCIA DE AGUA POTABLE

ING. MARGARITA PINTOS
GERENTE

PLANTA POTABILIZADORA DE PASO SEVERINO UNIFILARES

ING. GABRIELA CRUZ
JEFE DIVISION ESTUDIOS Y PROYECTOS

CONTRAPARTE DE PROYECTO ESCALA: 1:100
FECHA: SEP. 2023
CONTRAPARTE DE PROYECTO PLANO N°. 47745/32