



TPRODQ
(400V+N)

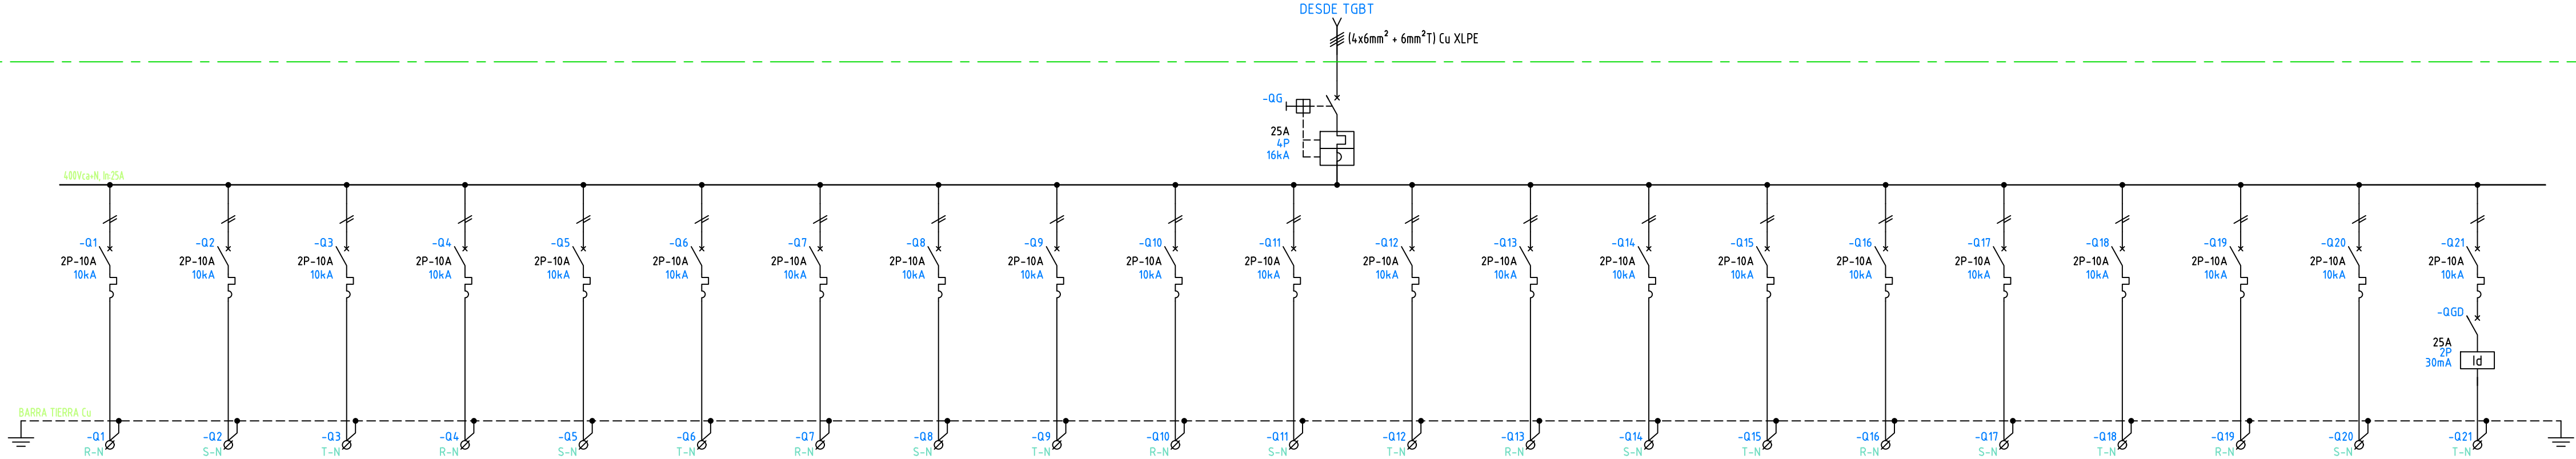


CIRCUITO	Q1	Q2	Q3	Q4	Q5	Q6	Q7	Q8	Q9	Q10	Q11	Q12	Q13	Q14	Q15	Q16	Q17	Q18	Q19	Q20	Q21
DESCRIPCION	DOSIFICACIÓN POLIELECTROLITO #1	DOSIFICACIÓN POLIELECTROLITO #2	DOSIFICACIÓN SULFATO #1	DOSIFICACIÓN SULFATO #2	DOSIFICACIÓN CARBÓN #1	DOSIFICACIÓN CARBÓN #2	DOSIFICACIÓN CENIZA #1	DOSIFICACIÓN CENIZA #2	DOSIFICACIÓN HIPOCLORITO #1	DOSIFICACIÓN HIPOCLORITO #2	AGITADOR TQ POLIELECTROLITO #1	AGITADOR TQ POLIELECTROLITO #2	AGITADOR TQ SULFATO #1	AGITADOR TQ SULFATO #2	AGITADOR TQ CARBÓN #1	AGITADOR TQ CARBÓN #2	AGITADOR TQ CENIZA #1	AGITADOR TQ CENIZA #2	AGITADOR TQ HIPOCLORITO #1	AGITADOR TQ HIPOCLORITO #2	ILUMINACIÓN DEPÓSITOS
POTENCIA	100W	100W	100W	100W	300W	300W	100W	100W	100W	100W	500W	500W	500W	500W	500W	500W	500W	500W	500W	500W	150W
VOLTAJE	230V	230V	230V	230V	230V	230V	230V	230V	230V	230V	230V	230V	230V	230V	230V	230V	230V	230V	230V	230V	230V
SECCIÓN	2x1.5mm²+2mm²T	2x1.5mm²+2mm²T	2x1.5mm²+2mm²T	2x1.5mm²+2mm²T	2x1.5mm²+2mm²T	2x1.5mm²+2mm²T	2x1.5mm²+2mm²T	2x1.5mm²+2mm²T	2x1.5mm²+2mm²T	2x1.5mm²+2mm²T	2x2.5mm²+2.5mm²T	2x2.5mm²+2.5mm²T	2x2.5mm²+2.5mm²T	2x2.5mm²+2.5mm²T	2x2.5mm²+2.5mm²T	2x2.5mm²+2.5mm²T	2x2.5mm²+2.5mm²T	2x2.5mm²+2.5mm²T	2x2.5mm²+2.5mm²T	2x2.5mm²+2.5mm²T	2x2.5mm²+2.5mm²T

TL0DOS
(400V+N)

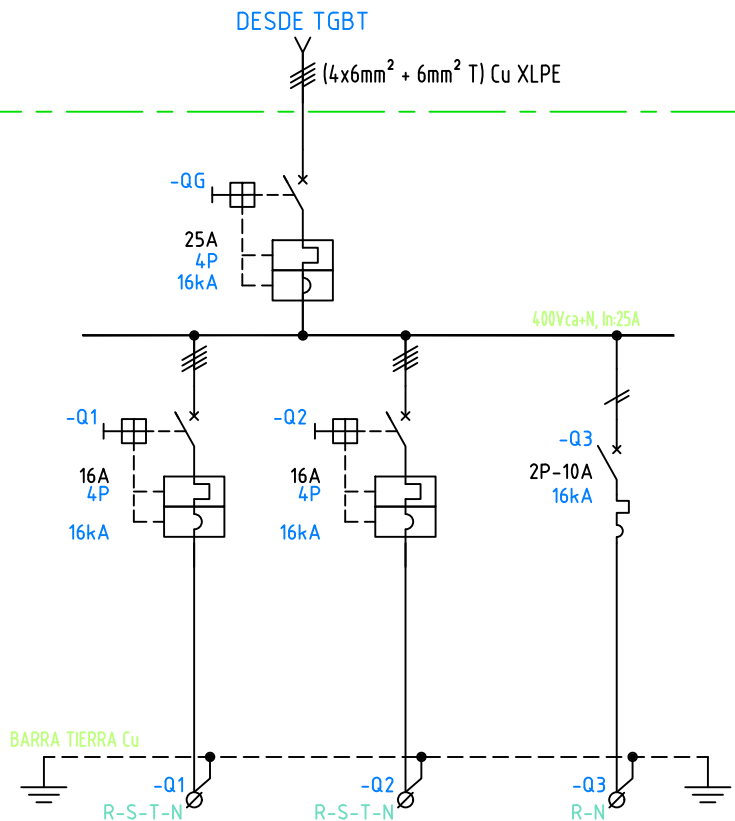

CIRCUITO	Q1	Q2	Q3
DESCRIPCION	BOMBEO DESDE ESPESADORES	BOMBEO TANQUE EQUALIZADOR	AGITADOR TANQUE EQUALIZADOR
POTENCIA	4500W	2000W	1000W
VOLTAJE	400V	400V	230V
SECCIÓN	4x4mm²+4mm²T	4x2.5mm²+2.5mm²T	2x2.5mm²+2.5mm²T

REFERENCIAS

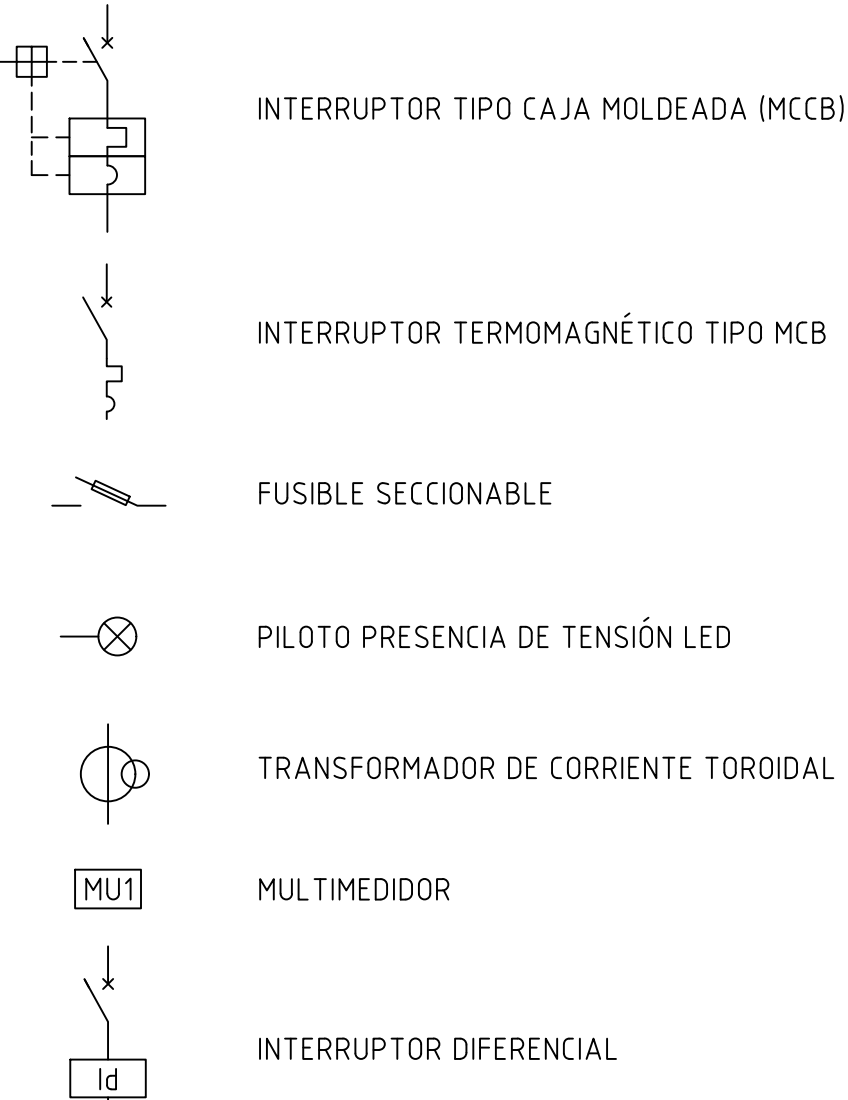

NOTAS

- EL PODER DE CORTE ASIGNADO A LOS INTERRUPTORES ES REFERENCIAL Y SERÁ AJUSTADO DURANTE LA ETAPA DE PROYECTO EJECUTIVO.
- SE DEBE PREVER EL ESTUDIO DE COORDINACIÓN DE PROTECCIONES, MEDIANTE SELECTIVIDAD Y/O BACKUP DURANTE LA ETAPA DE PROYECTO EJECUTIVO.
- SE DEBE PREVER PARA EL INTERRUPTOR GENERAL RELÉ ELECTRÓNICO.
- SE DEBE PREVER EN EL DISEÑO DEFINITIVO AL MENOS UN 30% DE INTERRUPTORES DE RESERVA ADICIONALES, NO INDICADOS EN LOS UNIFILARES DE ANTEPROYECTO.

ING. JORGE BELLACAMBA
COORDINADOR

ING. MAIA CALVO

ING. FERNANDO TORRES
ASESOR ELÉCTRICA

ESTE PLANO CONSTA DE 35 PLANCHAS



OBRAS SANITARIAS DEL ESTADO

DEPARTAMENTO: FLORIDA LOCALIDAD: 25 DE MAYO / PASO SEVERINO / MENDOZA ANTEPROYECTO

USINA POTABILIZADORA Y SISTEMA DE ABASTECIMIENTO

GERENCIA DE AGUA POTABLE

ING. MARGARITA PINTOS
GERENTE

PLANTA POTABILIZADORA DE PASO SEVERINO UNIFILARES

CONTRAPARTE DE PROYECTO CONTRAPARTE DE PROYECTO ESCALA: 1:100

CONTRAPARTE DE PROYECTO CONTRAPARTE DE PROYECTO FECHA: SEP. 2023

CONTRAPARTE DE PROYECTO CONTRAPARTE DE PROYECTO PLANO N°. 47745/33

ING. GABRIELA CRUZ
JEFE DIVISION ESTUDIOS Y PROYECTOS