




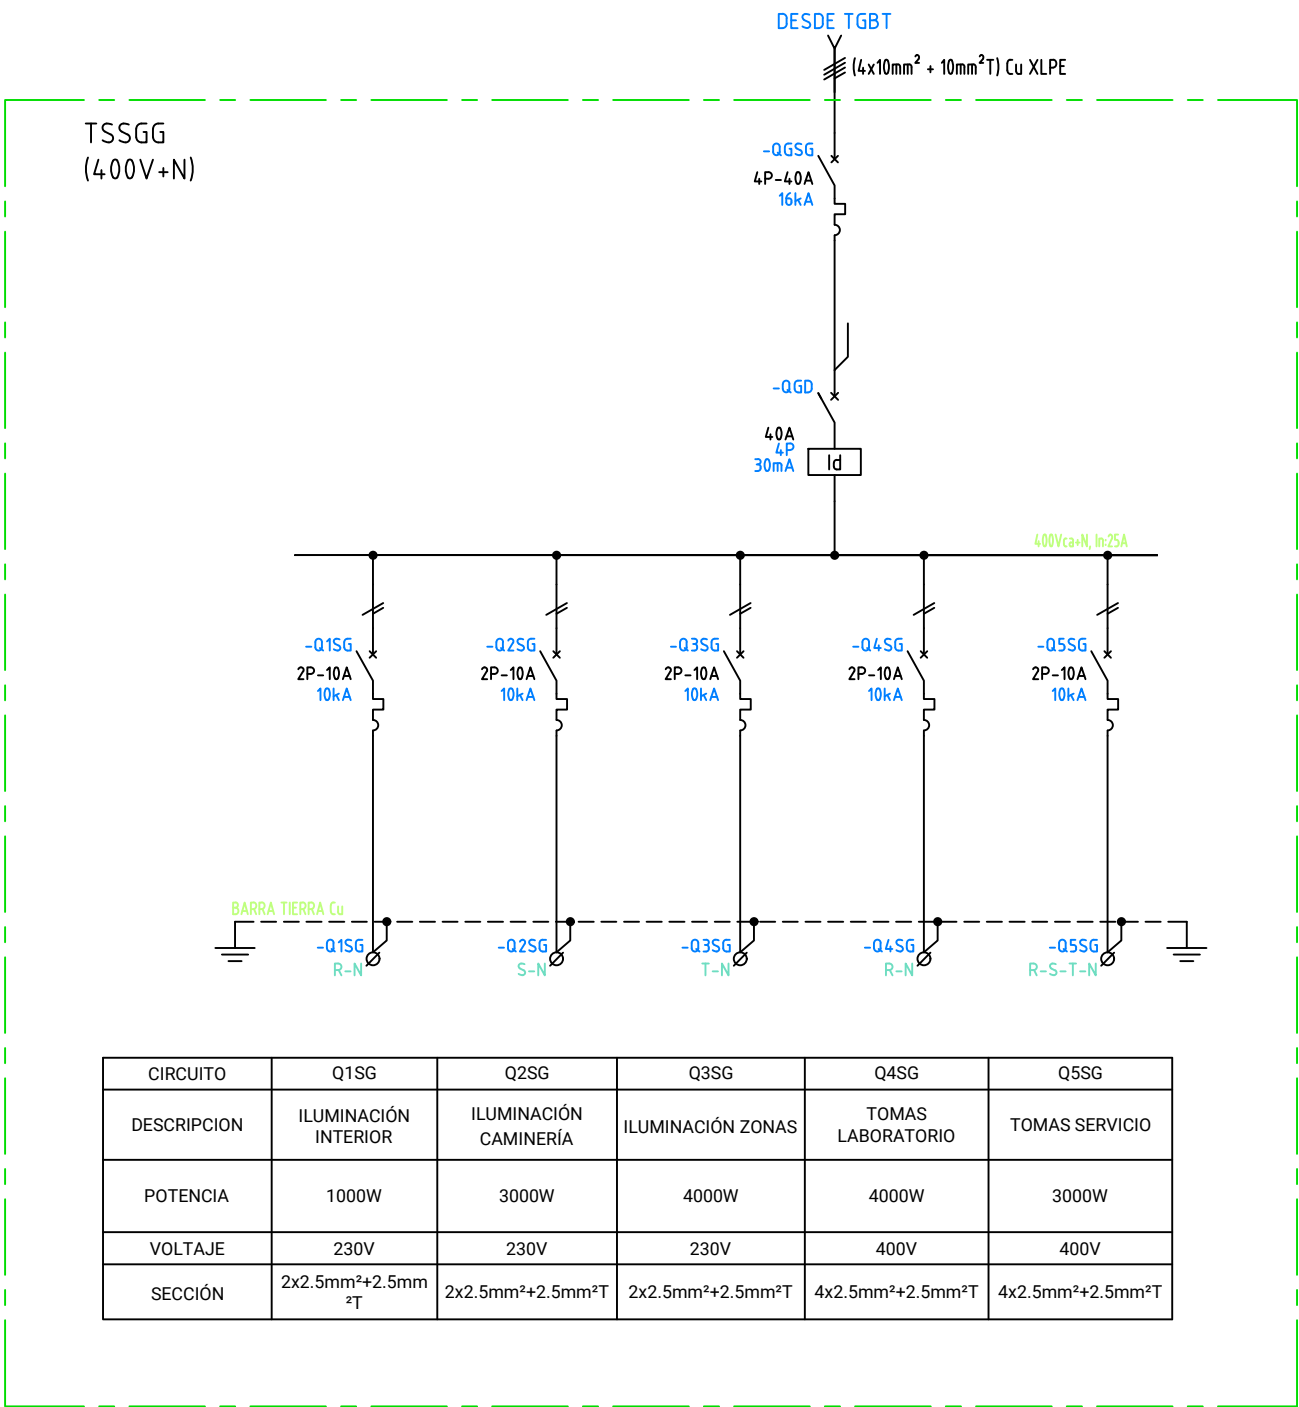


REFERENCIAS

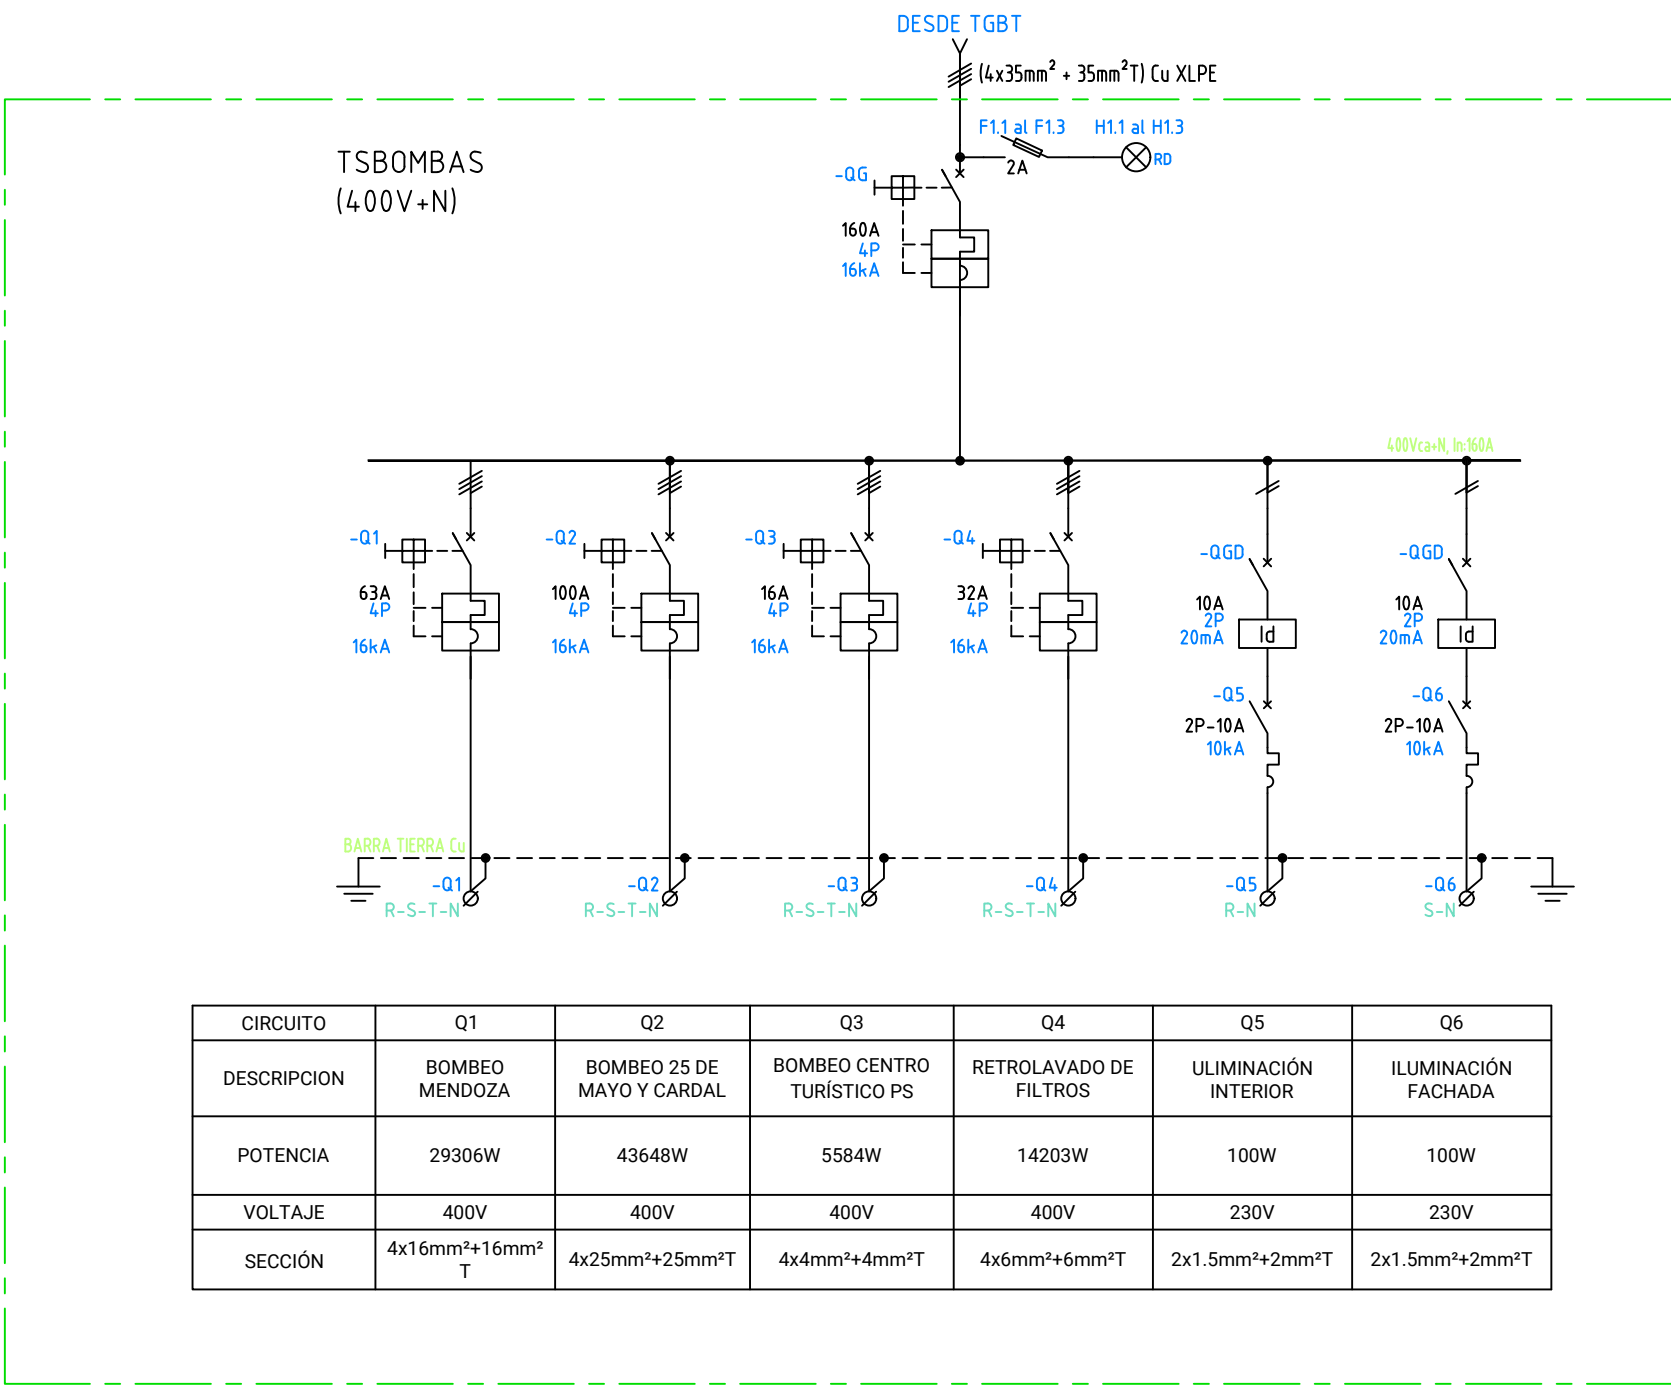

INTERRUPTOR TIPO CAJA MOLDEADA (MCCB)

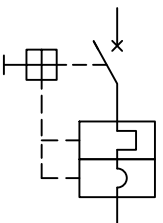

 
INTERRUPTOR TERMOMAGNÉTICO TIPO MCB



FUSIBLE SECCIONABLE



 
PILOTO PRESENCIA DE TENSIÓN LED



TRANSFORMADOR DE CORRIENTE TOROIDAL



 MULTIMEDIDOR



INTERRUPTOR DIFERENCIAL

NOTAS


- EL PODER DE CORTE ASIGNADO A LOS INTERRUPTORES ES REFERENCIAL Y SERÁ AJUSTADO DURANTE LA ETAPA DE PROYECTO EJECUTIVO.
- SE DEBE PREVER EL ESTUDIO DE COORDINACIÓN DE PROTECCIONES, MEDIANTE SELECTIVIDAD Y/O BACKUP DURANTE LA ETAPA DE PROYECTO EJECUTIVO.
- SE DEBE PREVER PARA EL INTERRUPTOR GENERAL RELÉ ELECTRÓNICO.
- SE DEBE PREVER EN EL DISEÑO DEFINITIVO AL MENOS UN 30% DE INTERRUPTORES DE RESERVA ADICIONALES, NO INDICADOS EN LOS UNIFILARES DE ANTEPROYECTO.

ING. JORGE BELLACAMBA
COORDINADOR

ING. MALA CALVO

ING. FERNANDO TORRES
ASESOR ELECTRICA

ESTE PLANO CONSTA DE 35 PLANCHAS

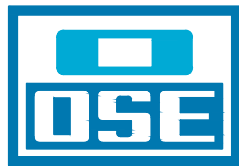

OBRAS SANITARIAS DEL ESTADO

DEPARTAMENTO: FLORIDA

LOCALIDAD: 25 DE MAYO / PASO SEVERINO / MENDOZA

ANTEPROYECTO

USINA POTABILIZADORA Y SISTEMA DE ABASTECIMIENTO

GERENCIA DE AGUA POTABLE

ING. MARGARITA PINTOS
GERENTE

PLANTA POTABILIZADORA DE PASO SEVERINO UNIFILARES

CONTRAPARTE DE PROYECTO

CONTRAPARTE DE PROYECTO

ESCALA: 1:100

CONTRAPARTE DE PROYECTO

CONTRAPARTE DE PROYECTO

FECHA: SEP. 2023

PLANO N°. 47745/34